



Mapa do celów projektowych

Jednostka ewidencyjna: 320202.5 Choszczno - obszar wiejski
Obręb: 320202.5.0026, Smoleń
Działka: 17/49, 17/83-17/99 wg zakresu
Pokozenie obszaru opracowania: Smoleń
Szkic mapy: 352.113.251, 352.113.242
Skala: 1:500
GK 6640.521.2022
Układ współrzędnych prostokątnych płaskich: 2000 strefa 5 południk 15
Układ wysokości: Kruszczyński 86
Aktualność mapy na dzień: 21.07.2022r.
Wykonawca prac geodezyjnych: Przedsiębiorstwo Ushgowe inż. Łukasz Raźniewski
Kierownik prac geodezyjnych: Irena Raźniewska upr. Nr 14951
Opracował: Łukasz Raźniewski dnia 21.07.2022r.
Mapa podpisana kwalifikowanym podpisem elektronicznym

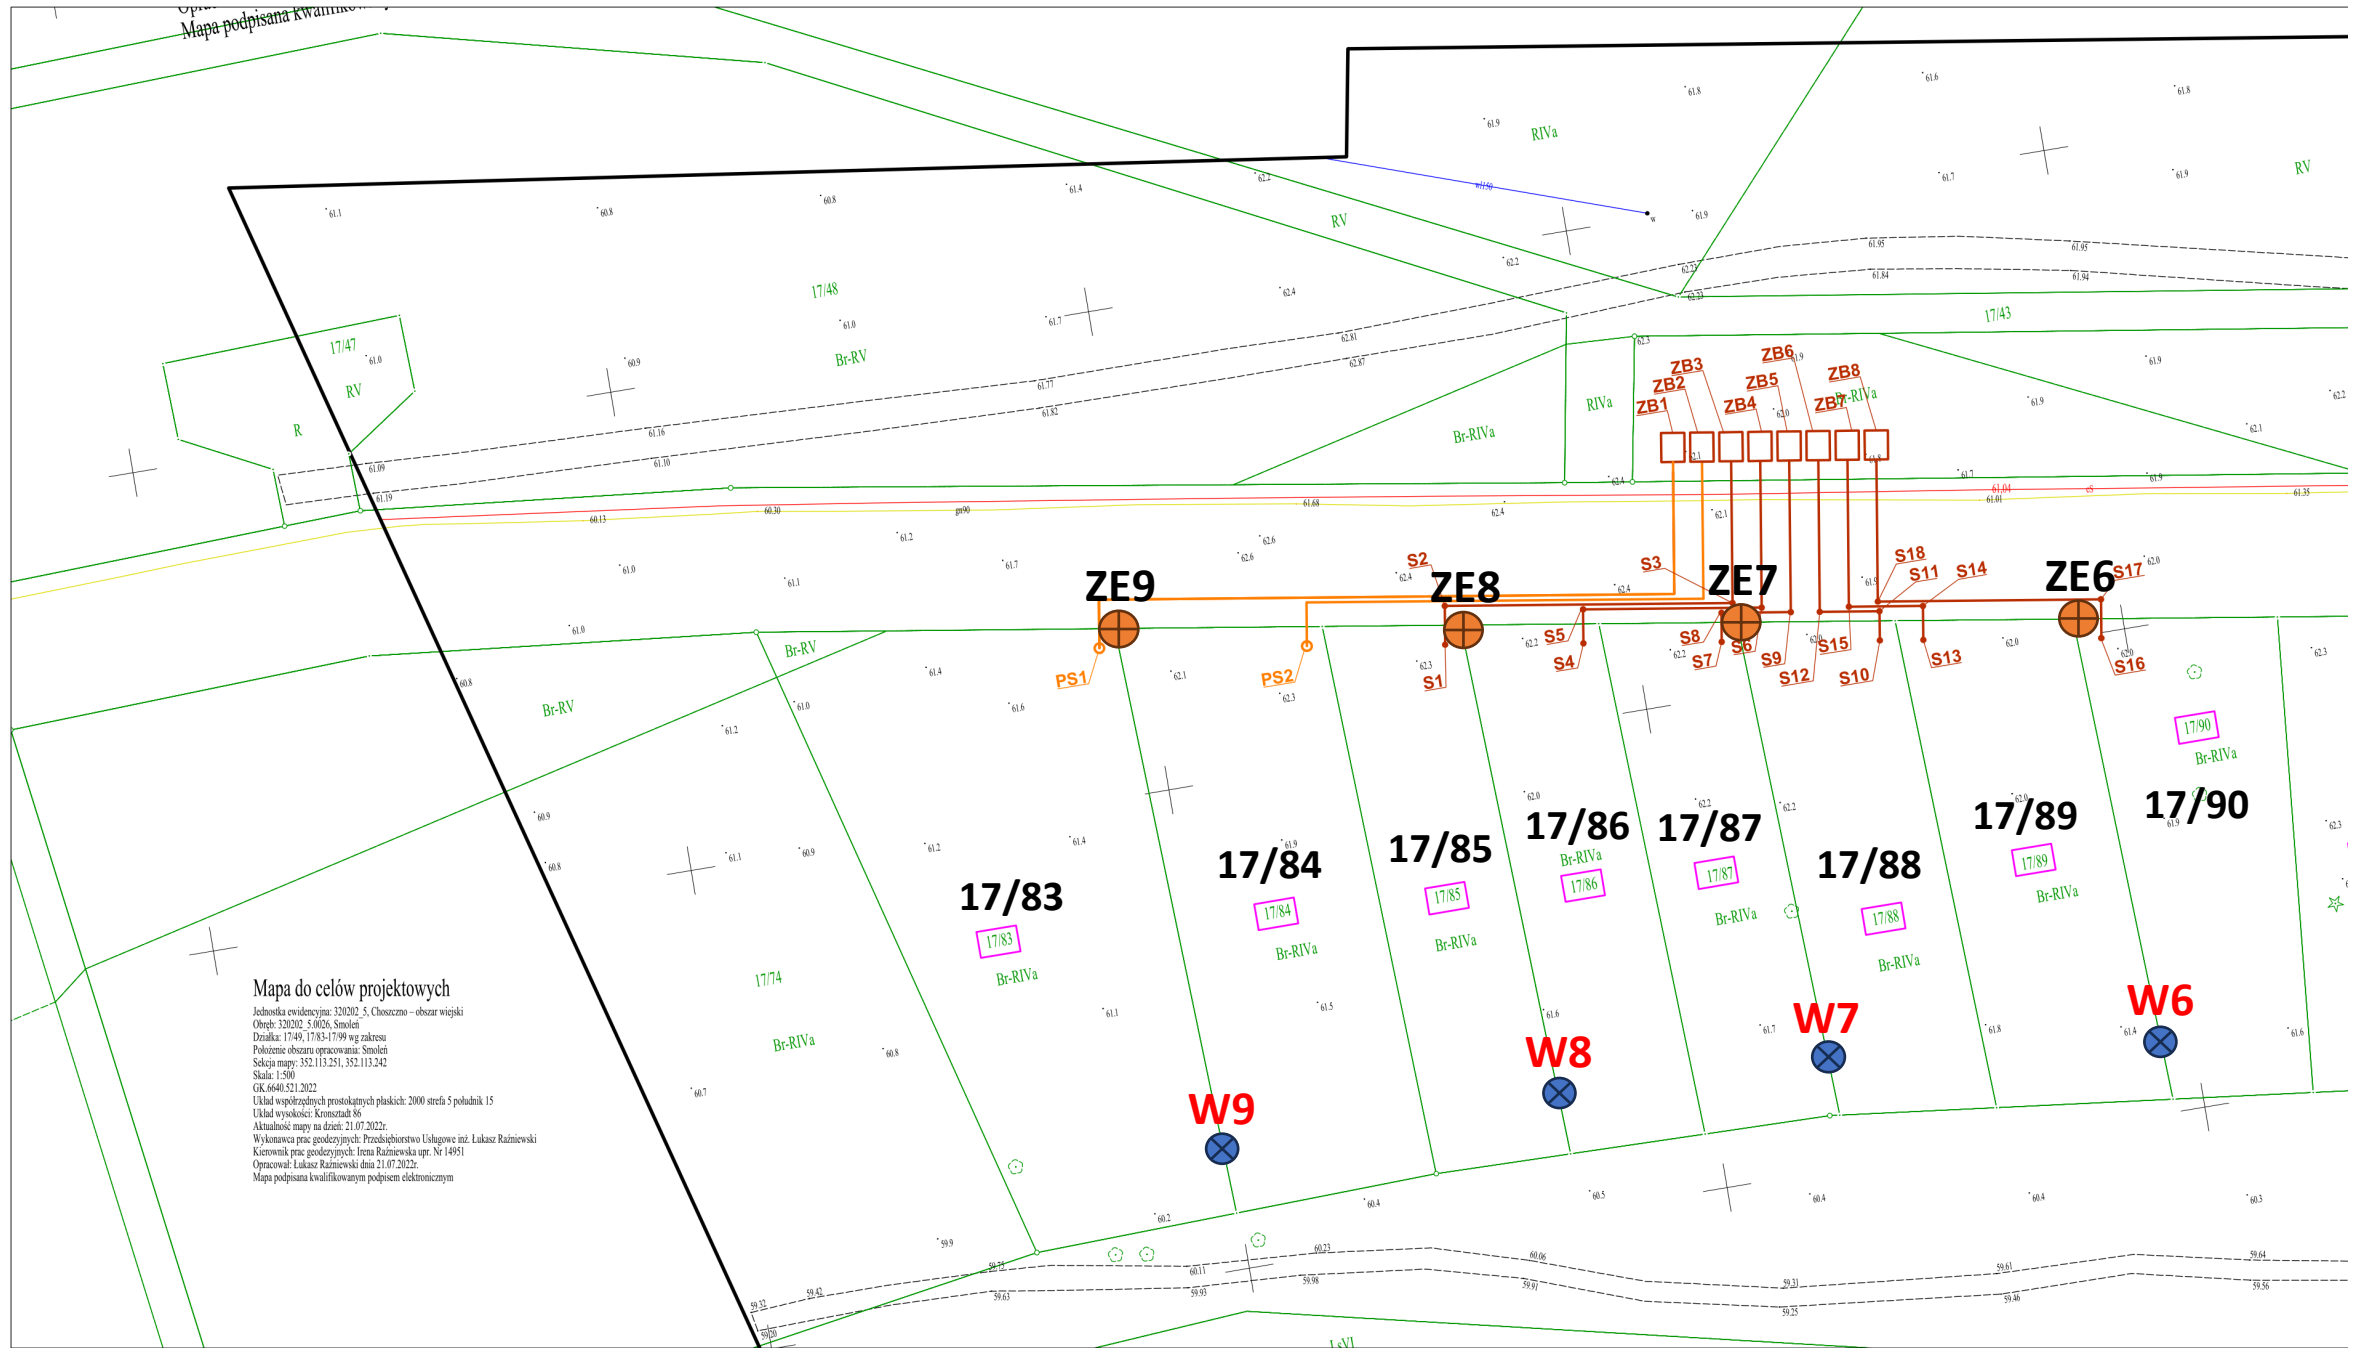

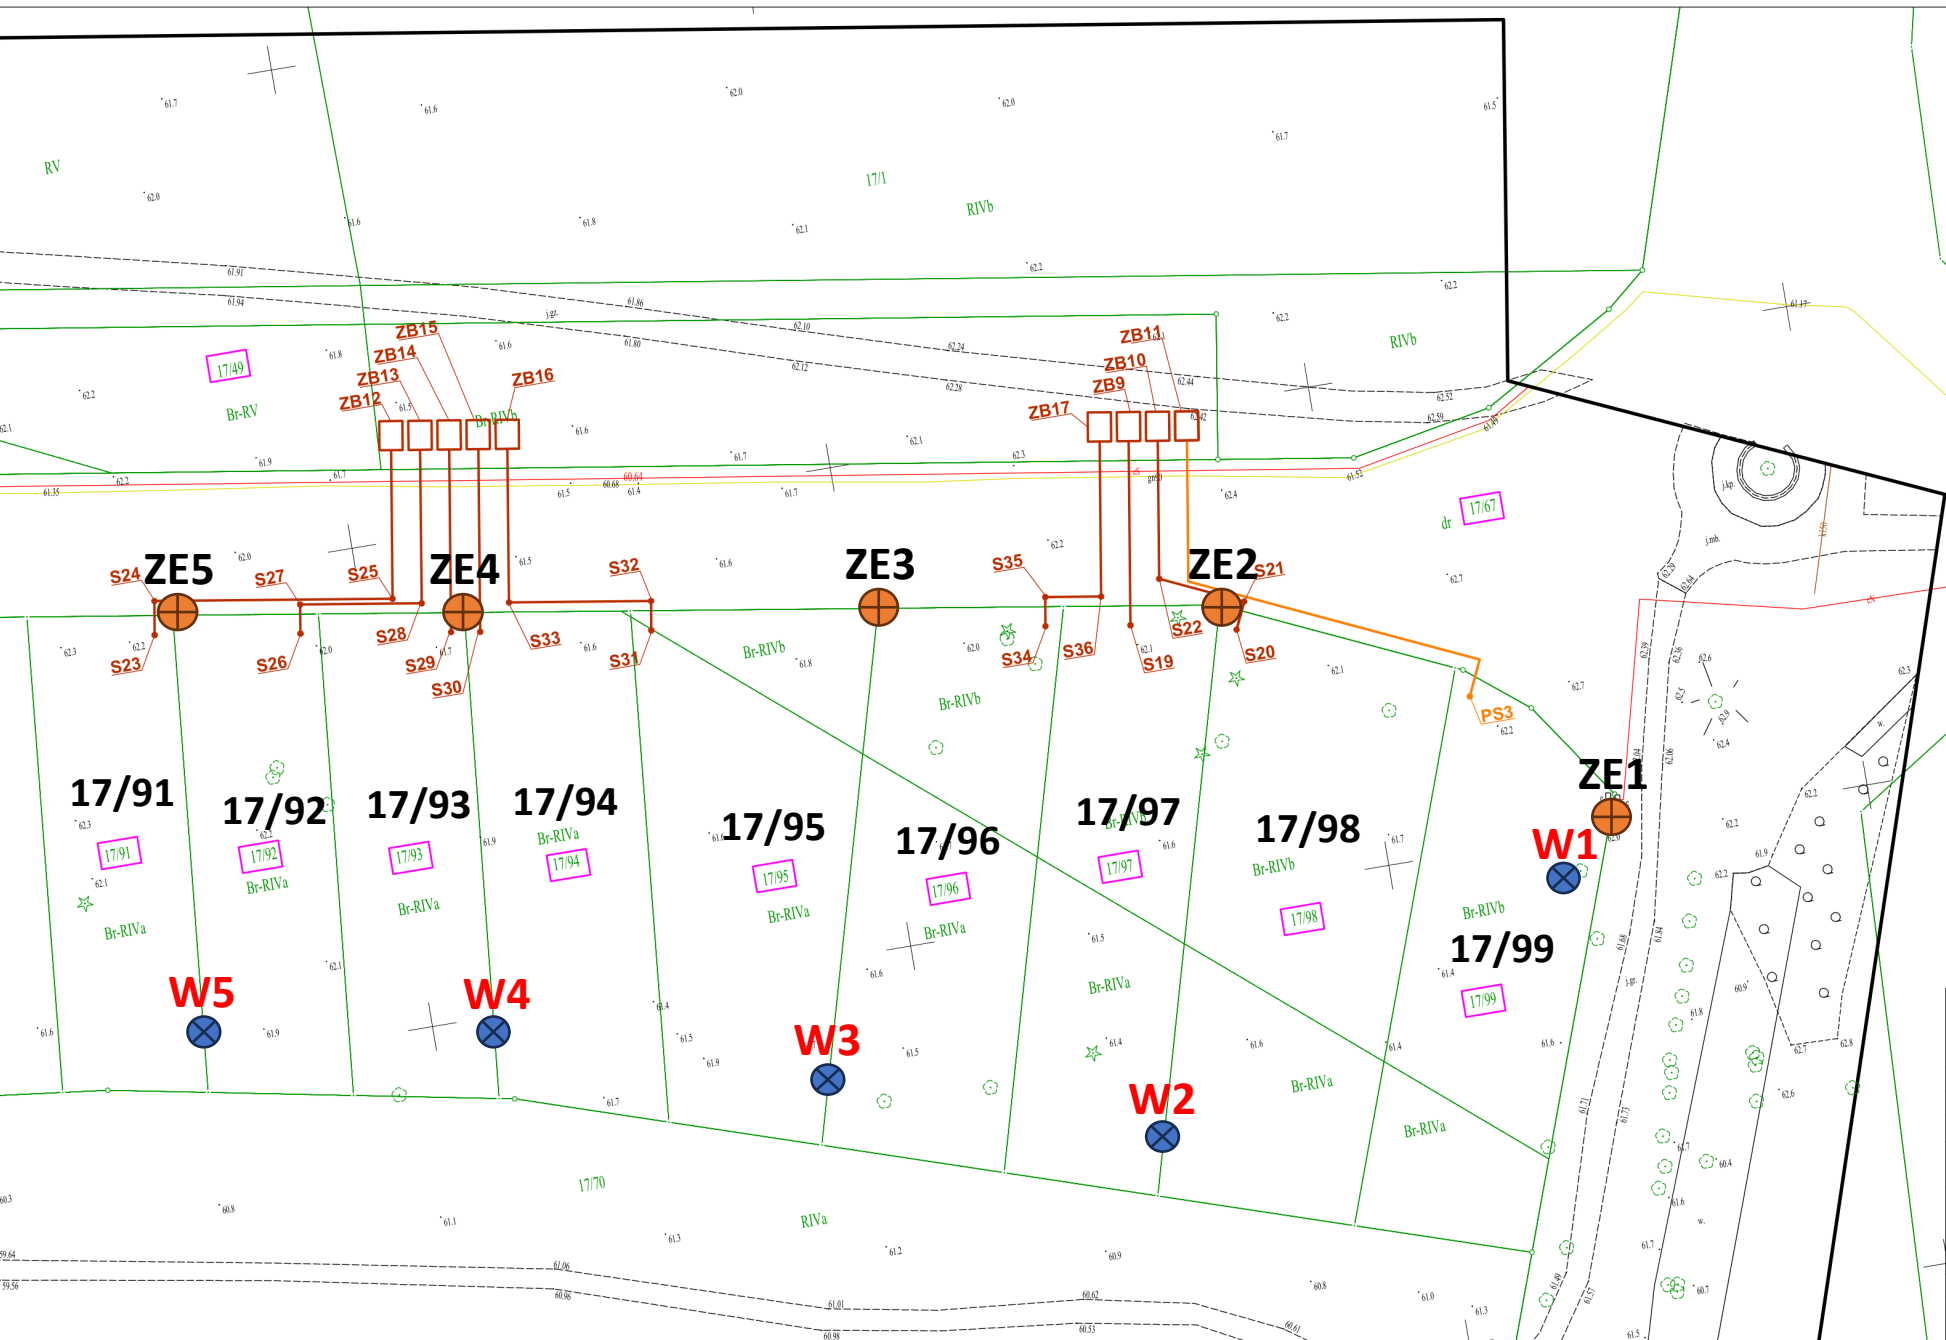

Legenda

- projektowane rurociągi kanalizacji sanitarnej grawitacyjnej PCV 160 mm
- projektowane rurociągi kanalizacji sanitarnej tłocznej PE Dz 63 mm
- S studnia rewizyjna, tworzywowa Dz 425 mm z włazem kl. D400
- ZB szczelny bezodpływowy zbiornik na ścieki o pojemności V= 10 m³
- PS projektowana przepompownia ścieków, tworzywowa Dz 800-1200 mm z włazem kl. D400 i pompą z systemem rozrabiająco-tłoczącym

17/xx Numer działki
Plot number
Grundstücksnummer

ZEx Skrzynka elektryczna
Electrical box
Elektrokasten

Wx Studnia wody
Water well
Wasserbrunnen

ZBx Zbiornik bezodpływowy (szambo)
Drainless tank (septic tank)
Abflussloser Tank (Klärgrube)

Biurowie Inżynierii Środowiska Projektowanie-Wykonawstwo-Nadzory Miroslaw Smok Koplin 80, 73-200 Choszczno		
Potwierdzam za zgodność z oryginałem kopię mapy do celów projektowych.		
Stadium	Koncepcja projektowa	
Obiekt	Szczelne bezodpływowe zbiorniki na ścieki z instalacją przyłączeniową	
Adres	dz. nr 17/67, 17/49, 17/83, 17/84, 17/85, 17/86, 17/87, 17/88, 17/89, 17/90, 17/91, 17/92, 17/93, 17/94, 17/95, 17/96, 17/97, 17/98, 17/99, obr. 0026 Smoleń, gm. Choszczno	
Investor	Oak Partners Group Werner Gass Raduń 205 73-200 Choszczno	08.2022 r.
Branża	Sanitarna	Rys. nr 1
Temat	Plan zagospodarowania terenu.	Skala 1 : 500
Projektant	mgr inż. Miroslaw Smok upr. bud. bez ograniczeń w specjalności instalacyjnej w zakresie sieci, instalacji i urządzeń cieplnych, wentylacyjnych, gazowych wodociągowych i kanalizacyjnych, nr ewid. LBS/0065/PWOS/09,	